


PLAN ZAGOSPODAROWANIA TERENU - UZBROJENIE PODZIEMNE (WODOCIĄG) L = 244,0 m

	X	Y
W1	5950124,14	7598126,16
W2	5950166,84	7598078,53
H1	5950200,67	7598040,75
W3	5950260,47	7598148,30
W4	5950262,58	7598147,39
H2	5950270,84	7598153,50

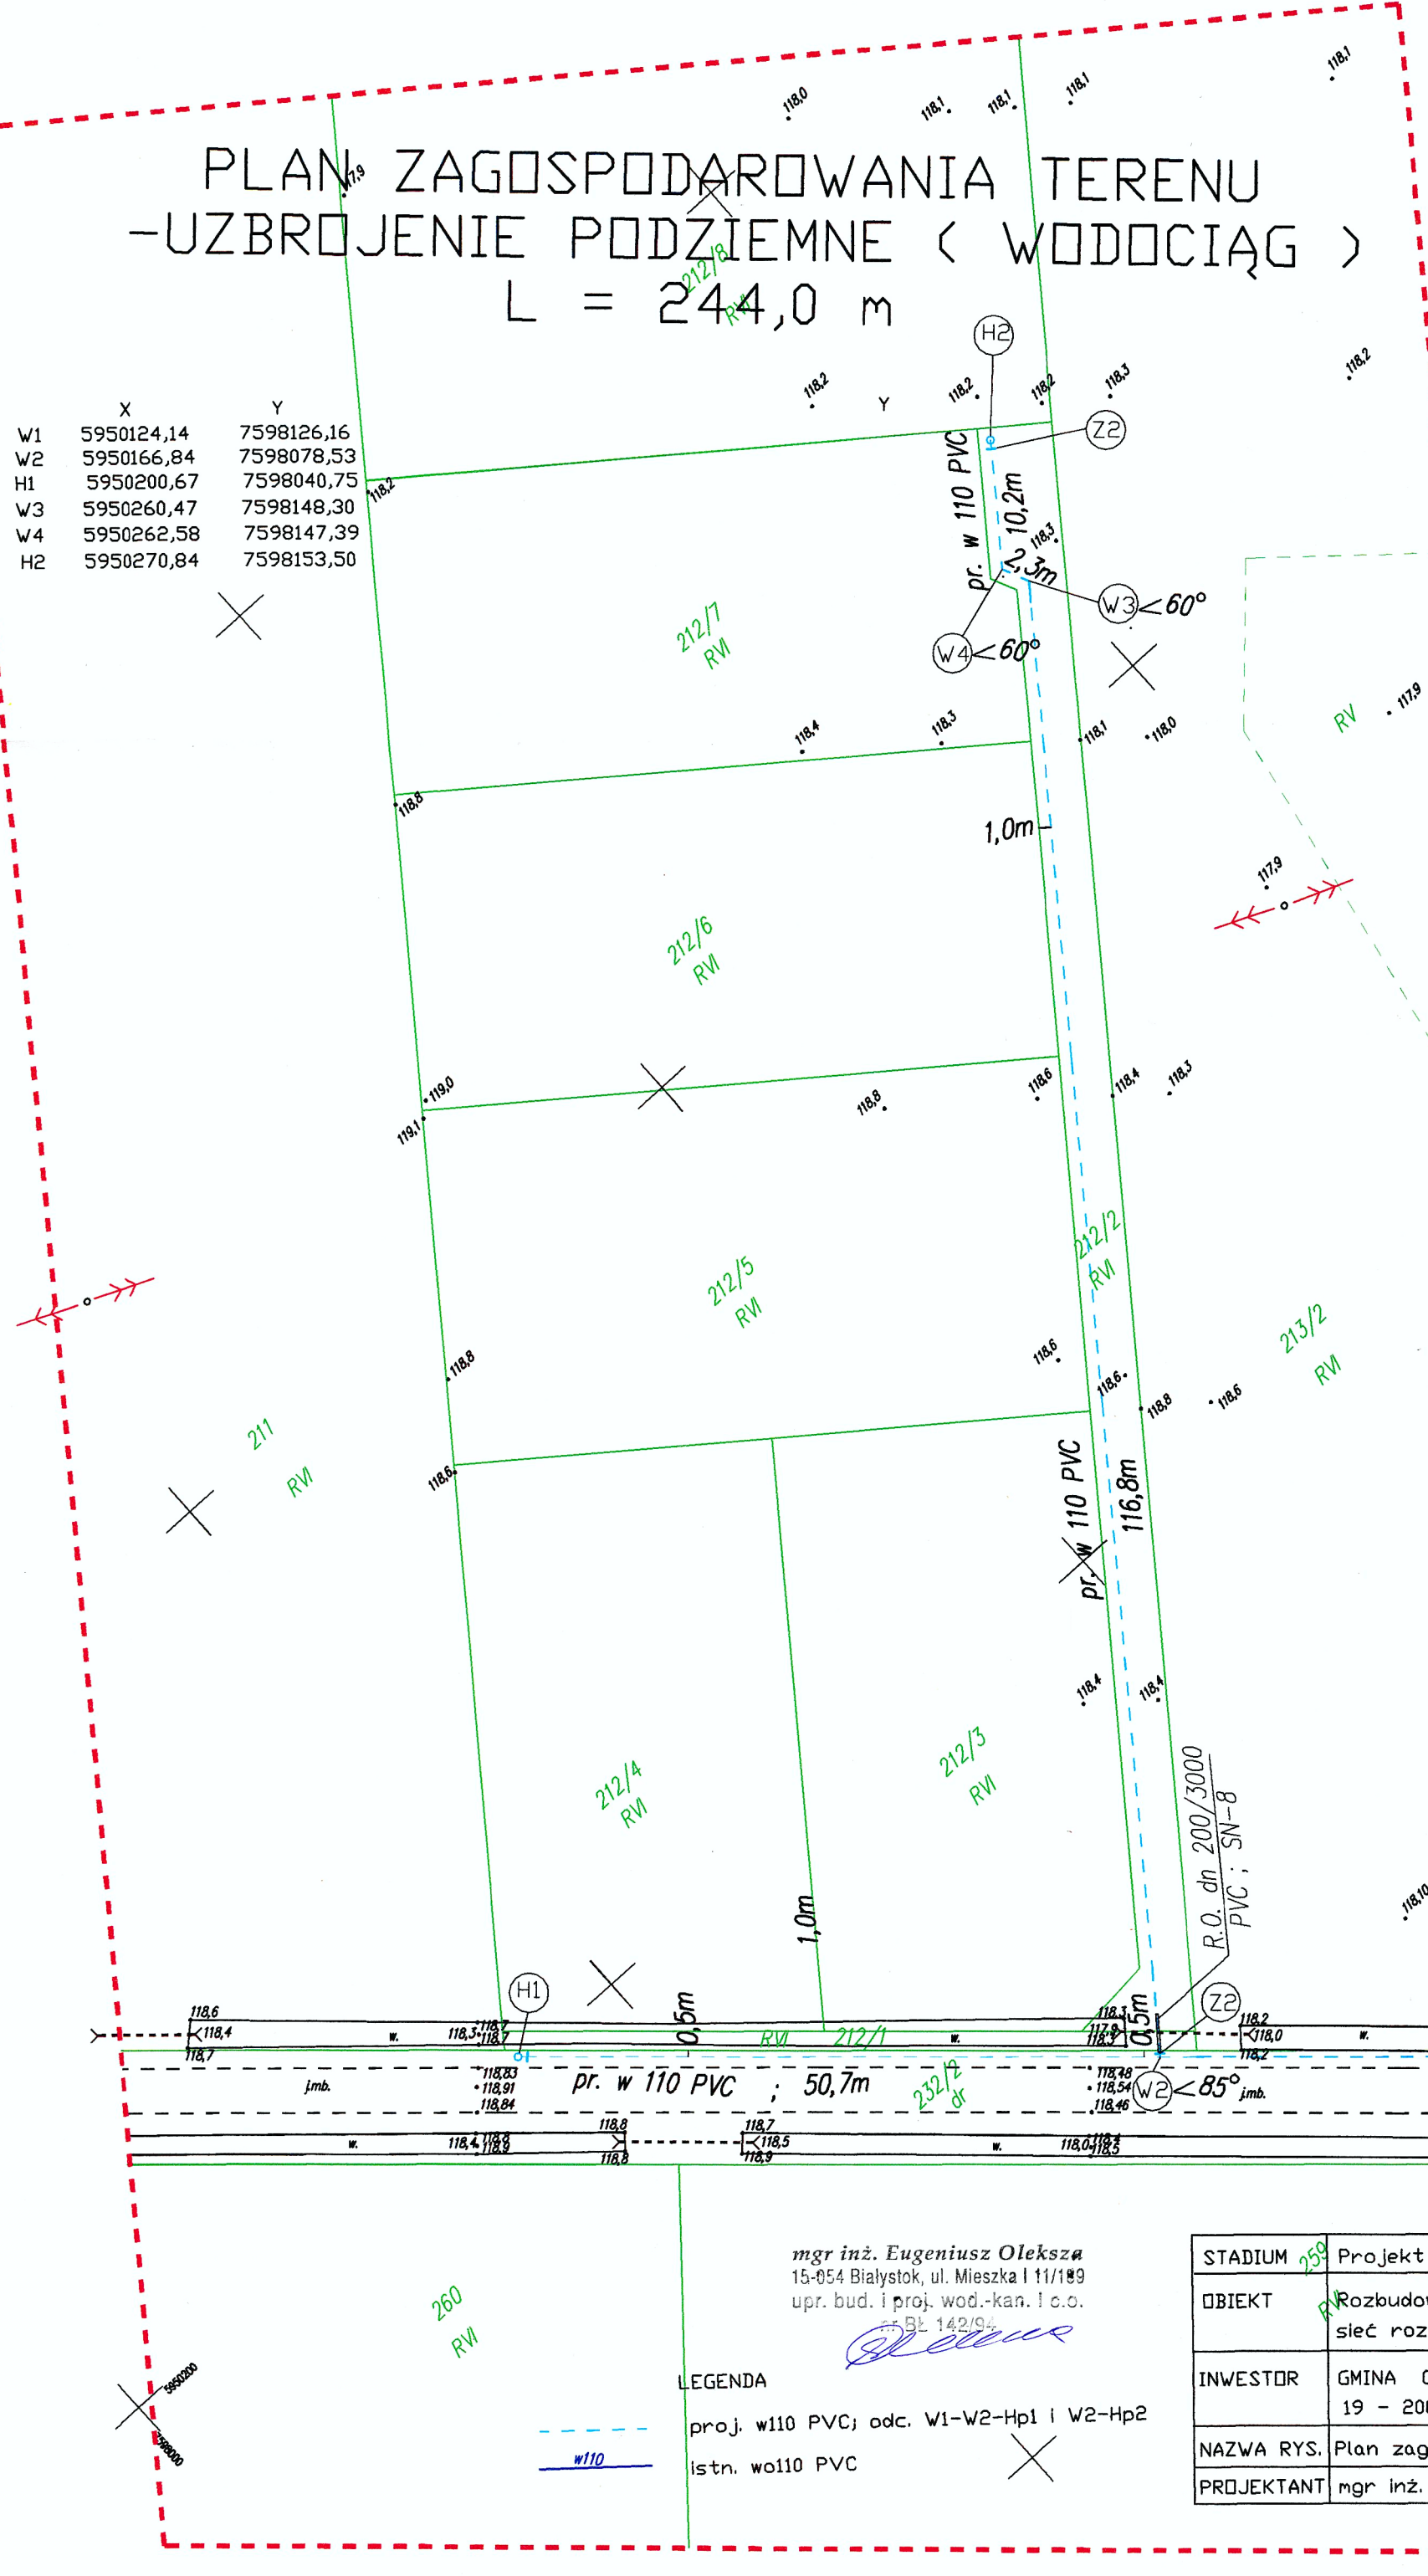


MAPA SYTUACYJNO - WYSOKOŚCIOWA (DO CELÓW PROJEKTOWYCH) Skala 1: 500

WG.6642.421.2018
działka nr 212/1, 212/2, 213/1, 213/2, 214, 232/2
Obręb: 0044- Toczytowo
Gmina: 2004.02_2- Grajewo
Powiat: Grajewo
Województwo: podlaskie
Sekcja mapy zasadniczej: 224.444.183, 184
Mapa w układzie 2000
Układ wysokościowy Kronsztadt
Nie badano księgi wieczystej- inwestycja liniowa.
Niniejszy wtórnik sporządził Geodeta Uprawniony (nr upr. 13148)
Bożenna Dobrowolska na podstawie materiałów archiwalnych znajdujących się
w zasobie Powiatowego Ośrodka Dokumentacji Geodezyjnej i Kartograficznej
w Grajewie oraz własnego pomiaru uzupełniającego z roku 2018.
Poza wykazanymi na niniejszej mapie urządzeniami podziemnymi nie
wyklucza się istnienia w terenie również innych urządzeń podziemnych, dla
których nie dokonano geodezyjnych pomiarów powykonawczych i nie odszukano
podczas wywiadu w terenie.
Wtórnik aktualny w zakresie
Nr rob.13148/S/18/2018
Wykonawca:

GEODETA UPRAWNIONY
mgr inż. Bożenna Dobrowolska
Świadectwo M.G.P.i B. nr 13148

Big Druk Geo - Biuro Geodezyjne
19-200 Grajewo, os. Centrum 3/1a
tel. 502 299 963, tel. fax 85 212 42 22
e-mail: bozenadobro@wp.pl
NIP 7190004682 REGON 142194

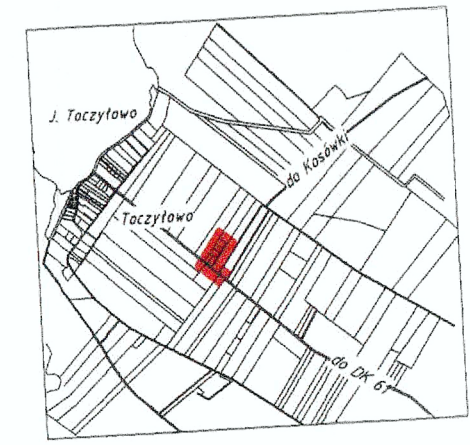

Podkreślam, że niniejszy dokument został opracowany w wyniku
prac geodezyjnych i kartograficznych, których rezultaty zostały
opisane technicznie w planie do ewidencji materiałów parcelowego
zasobu i planie sytuacyjno-wysokościowym.

Organ prowadzący ewidencję geodezyjną i kartograficzną	STAROSTA GRAJEWSKI
Identyfikator ewidencyjny materiału zasobu	P.2004.2018.443
Data wpisania operatu technicznego do ewidencji materiałów zasobu	25 MAJ 2018
Imię i nazwisko osoby reprezentującej organ	Z up. Starosty Janina Katarzyna Kołodziej INSPEKTOR

Niniejsza dokumentacja była przedmiotem narady
koordynacyjnej, która odbyła się dnia 24.08.2018
w Starostwie Powiatowym w Grajewie przy ul. Strażackiej 6B,
uczestnicy narady podpisali protokół Nr WG.6630. 10.1.2018

Z up. Starosty
Z-ca PRZEWODNICZĄCEGO
NARADY KOORDYNACYJNEJ
Emilia Lingo
INSPEKTOR

ZA ZGODNOŚĆ
Z ORYGINAŁEM

Oświadczam, że nie dokonano
modyfikacji zaewidencjonowanego
wtornika geodezyjnego będącego
przedmiotem opracowania.

mgr inż. Eugeniusz Oleksza
15-054 Białystok, ul. Mieszka I 11/189
upr. bud. i proj. wod.-kan. I c.o.
BL 142/94

LEGENDA
--- proj. w110 PVC; odc. W1-W2-Hp1 i W2-Hp2
--- istn. w110 PVC

STADIUM	239	Projekt budowlany	Rys. nr 1	02.08.2018
OBIEKT	239	Rozbudowa wodociągu „WOJEWODZIN” sieć rozdzielcza z PVC w m. Toczytowo		
INWESTOR		GMINA GRAJEWO 19 - 200 Grajewo , ul. Komunalna 6		
NAZWA RYS.		Plan zagospodarowania terenu-wodociąg		
PROJEKTANT		mgr inż. Eugeniusz Oleksza BL142/94		

mgr inż. Eugeniusz Oleksza
15-054 Białystok, ul. Mieszka I 11/189
upr. bud. i proj. wod.-kan. I c.o.
BL 142/94